

COMUNE SAN BENIGNO CANAVESE (TO)
LOCALITA' via Regina Margherita, 151

PROPRIETA' CASA DI RIPOSO di S. Benigno Canavese

DESCRIZIONE RILIEVO SITUAZIONE ESISTENTE

LAVORO lavoro 18/06

SERIE C.P.I.
Funzione Responsabile antincendio

NUMERO 1

TITOLO Pianta Piano Interrato


SCALA 1:100

DATA novembre 2016



RENZO MAGGIA - Ingegneri
via dei Giardini, 70 - COSSATO
tel. 0151926300 - 333 8686550
codice fiscale: MGG RZZ 48B24 A878P
partita IVA 001405070020
iscrittione prof. Aldo Ingegneri di n. 470

firmate:

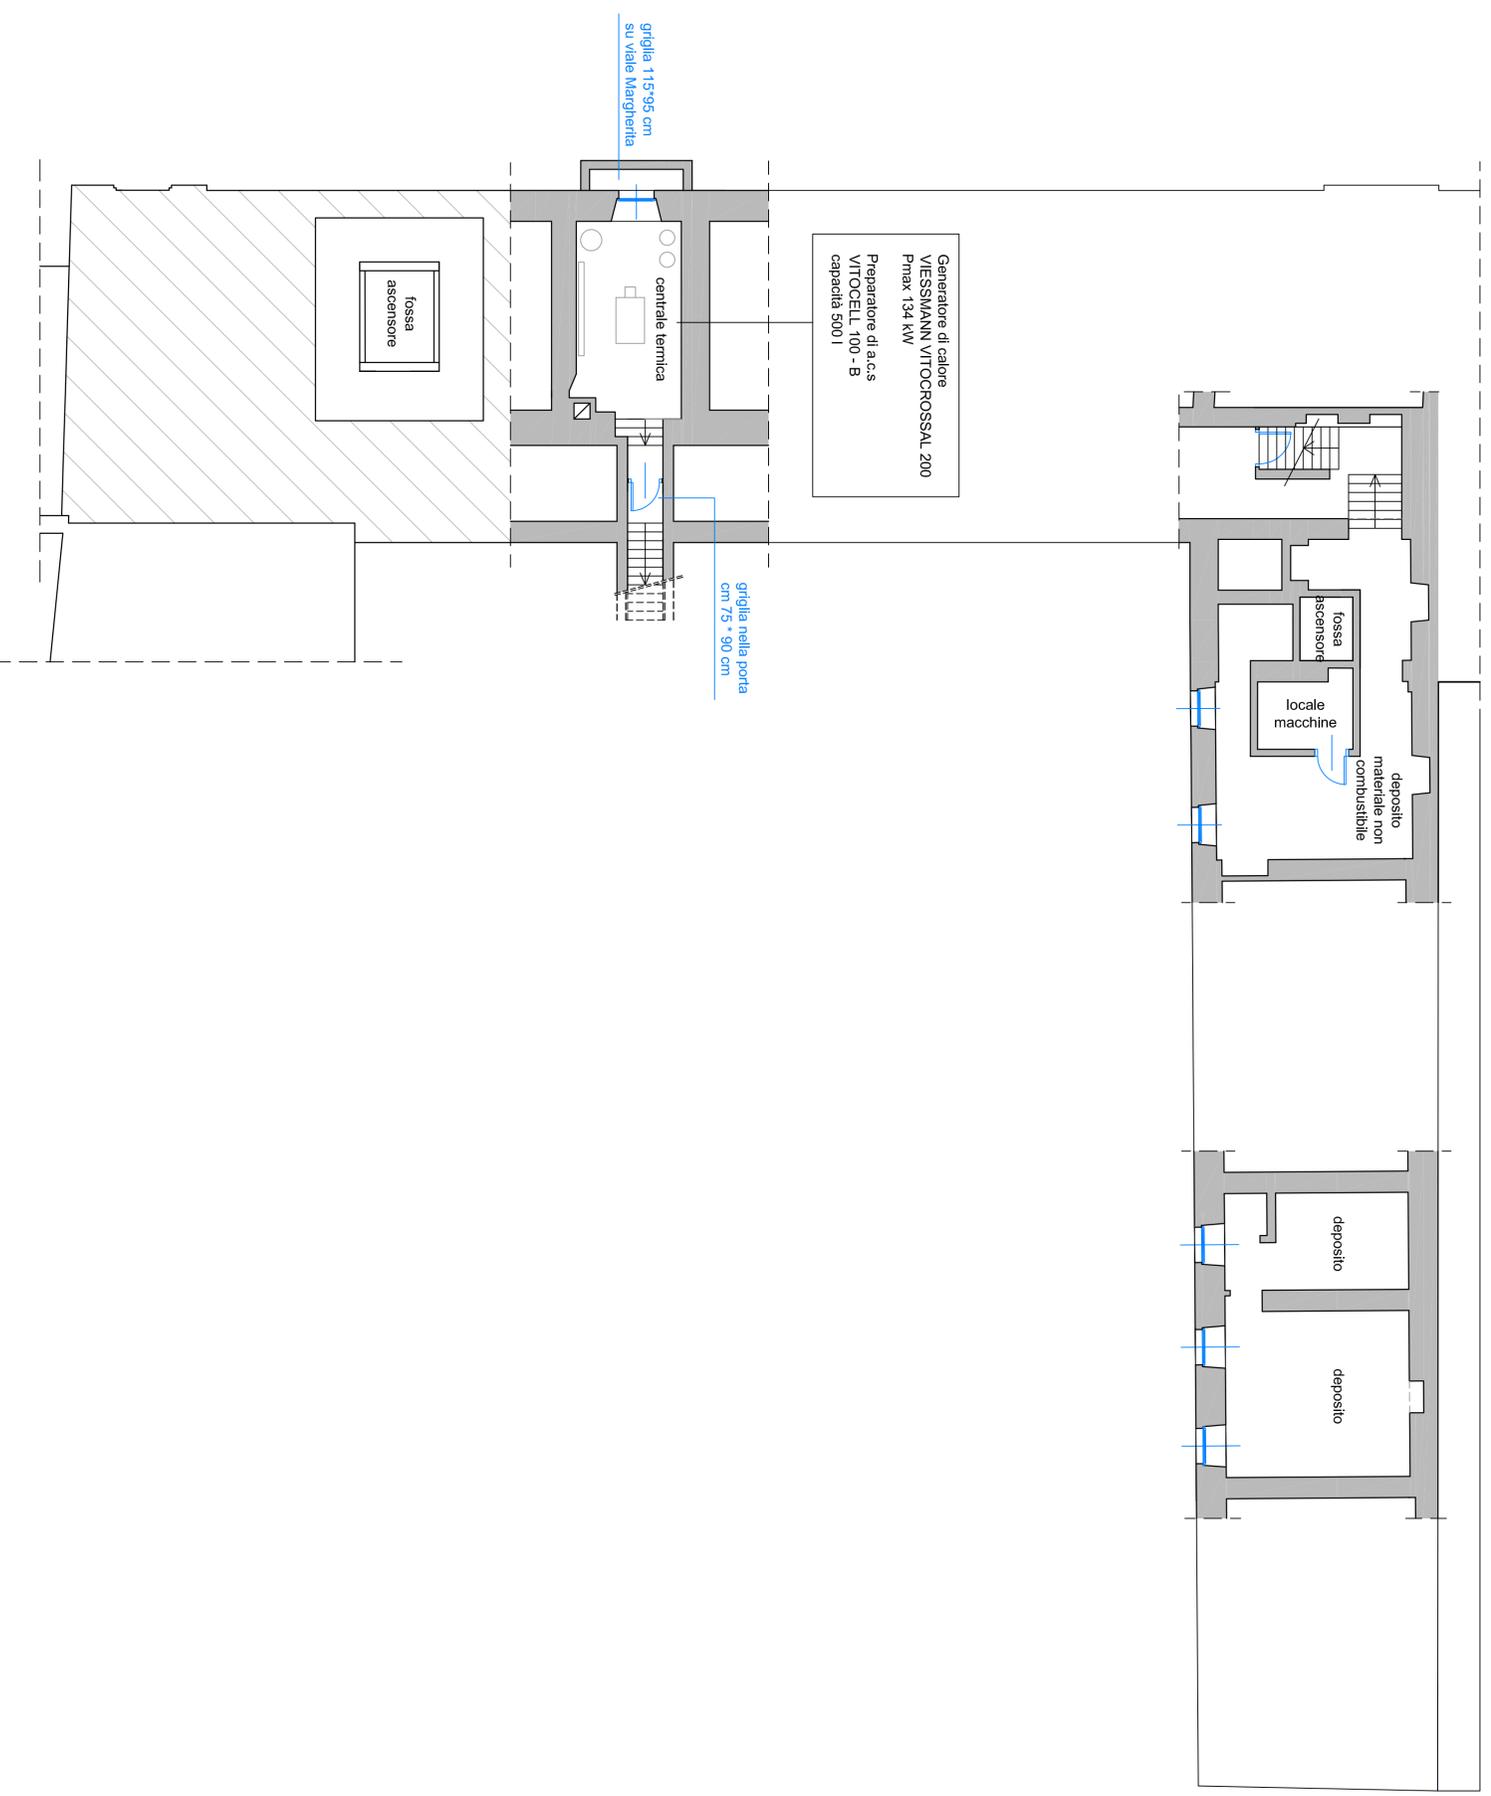

LEGENDA SIMBOLI

	ESTINTORE di tipo a polvere da 6 kg
	ESTINTORE di tipo a CO ₂ da 5 kg
	ESTINTORE di tipo carrellato a polvere da 30 kg
	IDRANTE a colonna UNI 70
	IDRANTE a colonna UNI70 con attacco motopompa VVF
	IDRANTE a muro UNI 45
	IDRANTE a naspo UNI 45
	PULSANTE DI SGANCIO
	PORTA O PORTONE REI 120
	ARMADIO DPI lavorazioni pericolose
	CASSETTA primo soccorso
	ARMADIO attrezzature antincendio
	COPERTA IGNIFUGA
	PULSANTE di allarme incendio
	AVVISATORE ACUSTICO di allarme incendio
	RIVELATORE di fumo di tipo ottico puntuale
	RIVELATORE di fughe di gas
	LUCE DI EMERGENZA
	Punto di partenza percorso d'escodo
	Percorso d'escodo
	VIA DI FUGA: percorso orizzontale
	VIA DI FUGA: percorso discendente
	VIA DI FUGA: percorso ascendente